


Rzut I-go piętra

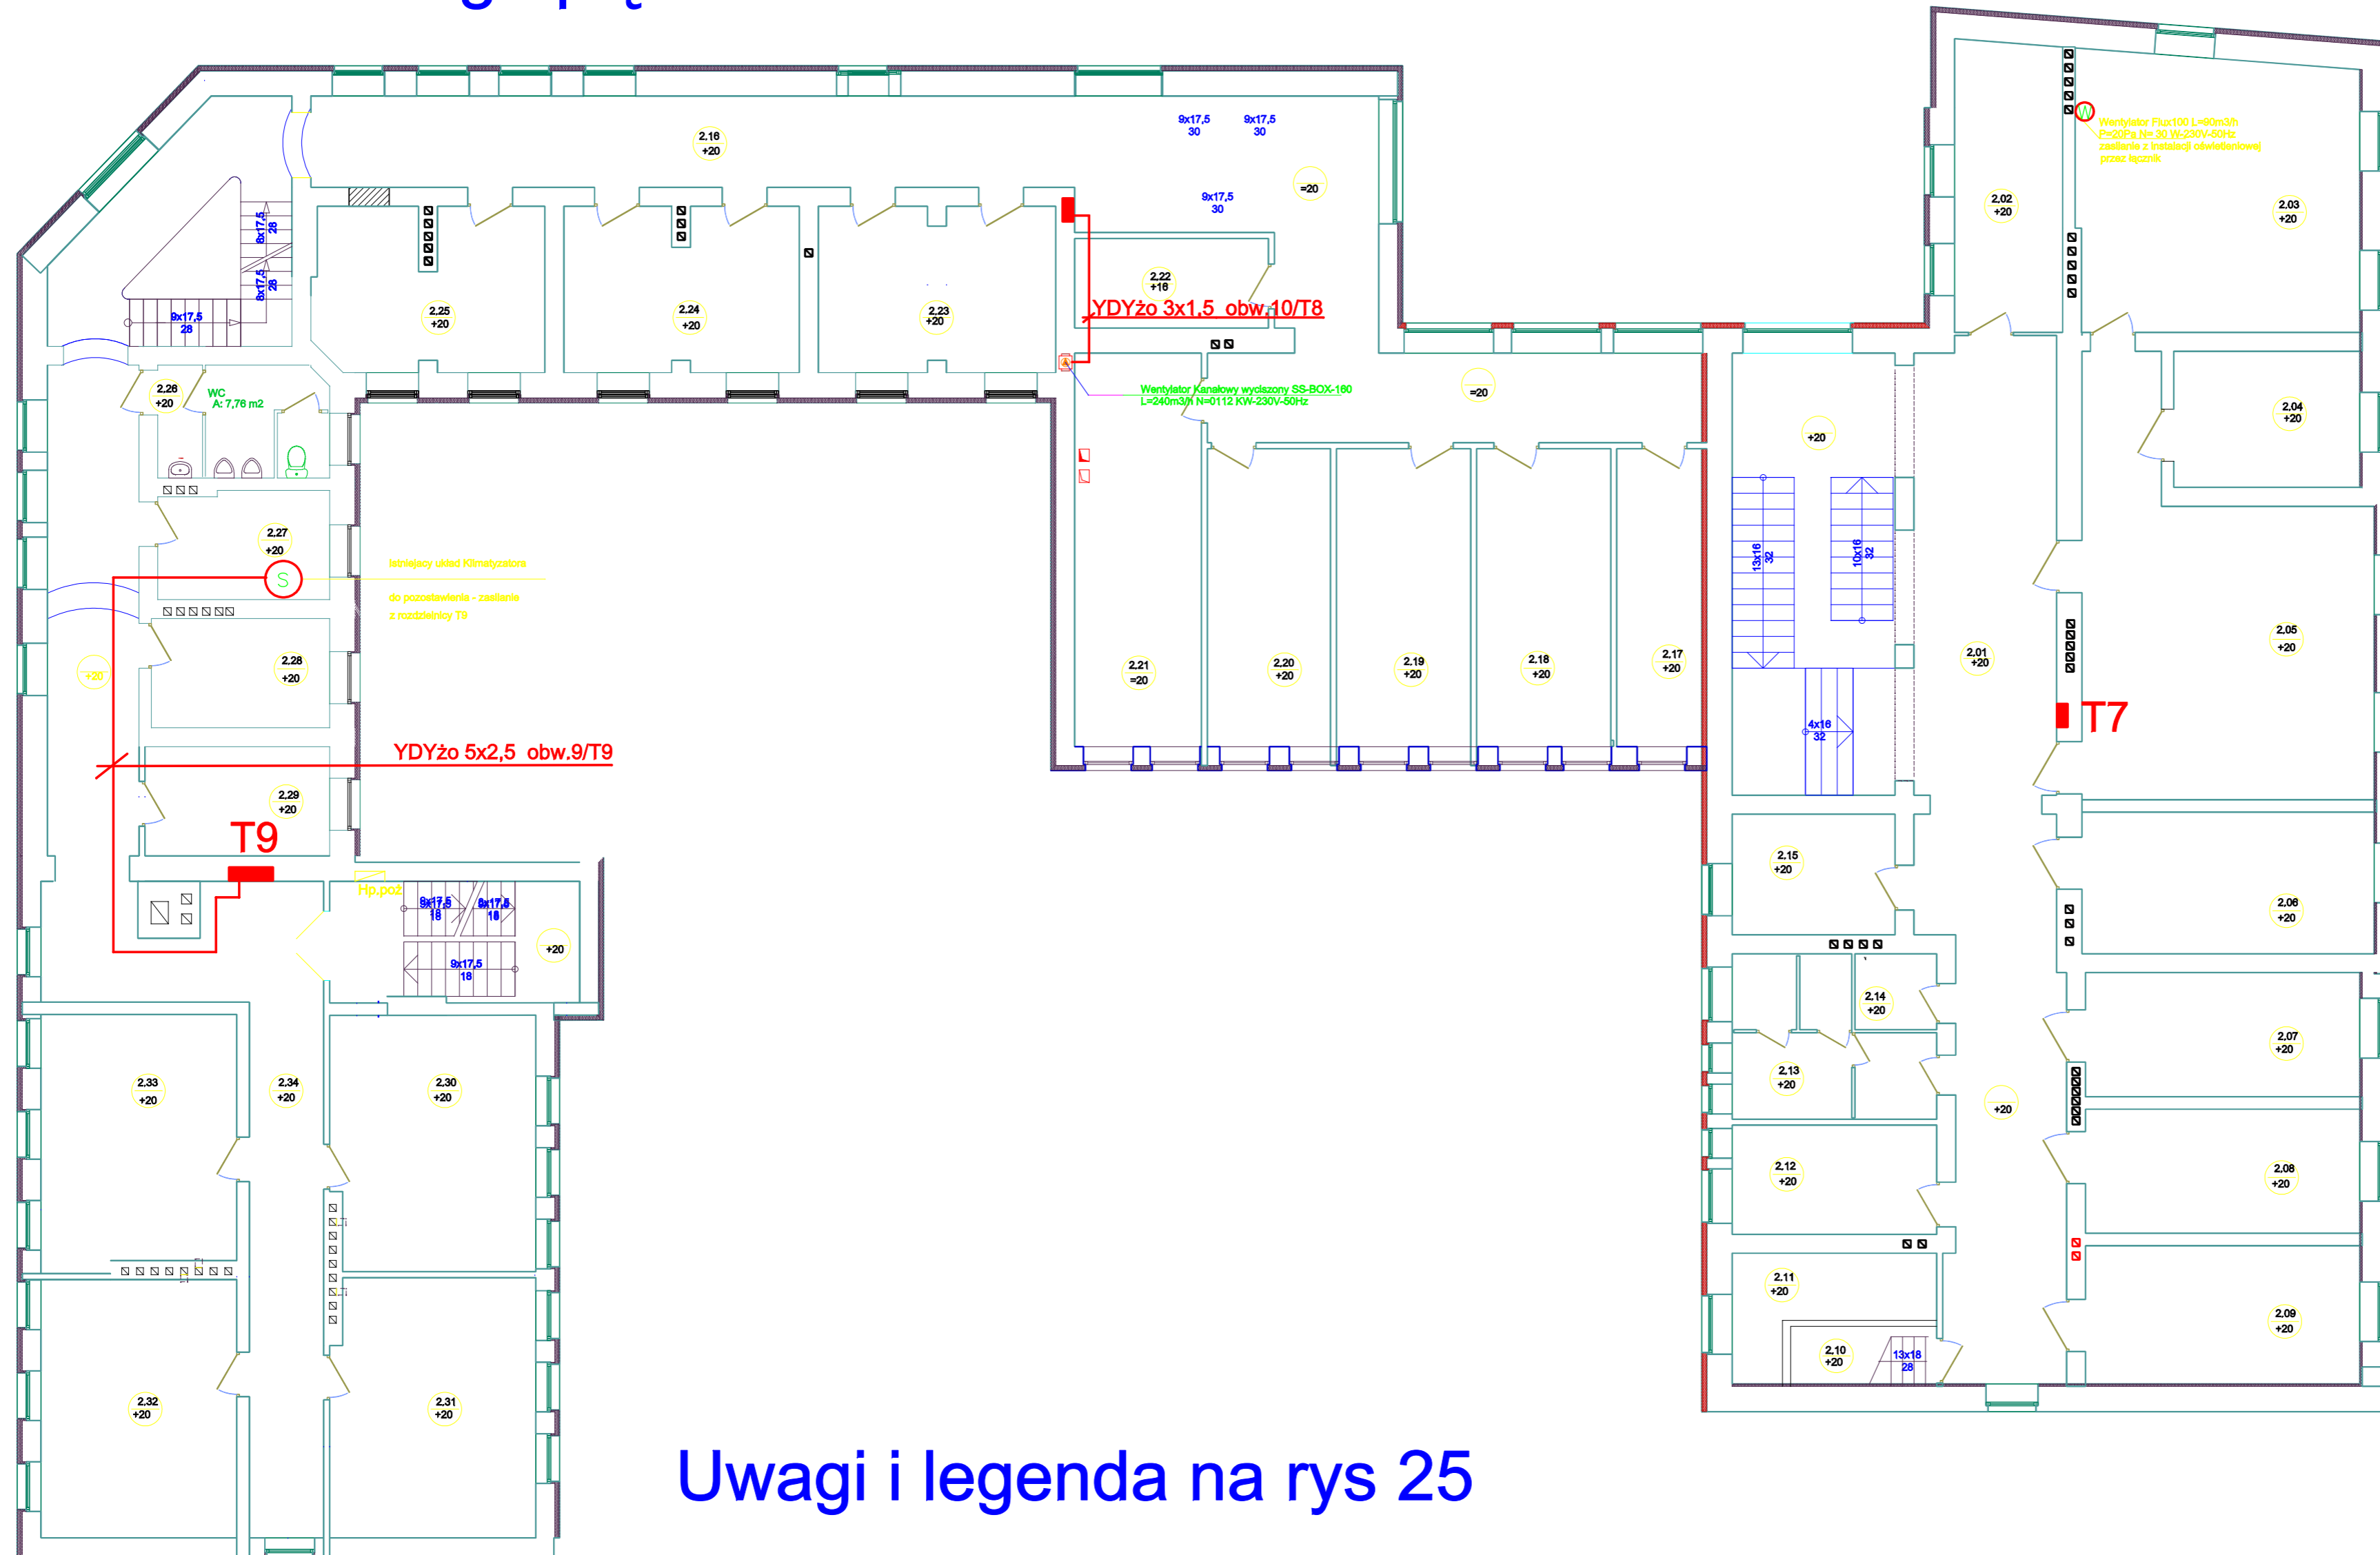

Uwagi i legenda na rys 25

	upr. 2294	upr. 2294	upr. 2294	upr. 2294	SZCZECIN ul. Pomorska 15 dz. nr. 4/6 Obręb 4/034 projekt Budowlano-Wykonawczy instalacje elektryczne zasilanie urządzeń wentylacyjnych	skala 1:100	nr. rys. 27	data październik 2009 r.
	upr. 2294	upr. 2294	upr. 2294	upr. 2294				
	upr. 2294	upr. 2294	upr. 2294	upr. 2294				
	upr. 2294	upr. 2294	upr. 2294	upr. 2294				
inż. Henryk Gałganski inż. Henryk Gałganski mgr inż. Jan Kisielewicz mgr inż. Jan Kisielewicz komisariat Policji - Szczecin-Dąbne	inż. Henryk Gałganski mgr inż. Jan Kisielewicz mgr inż. Jan Kisielewicz	inż. Henryk Gałganski mgr inż. Jan Kisielewicz mgr inż. Jan Kisielewicz	inż. Henryk Gałganski mgr inż. Jan Kisielewicz mgr inż. Jan Kisielewicz	inż. Henryk Gałganski mgr inż. Jan Kisielewicz mgr inż. Jan Kisielewicz	ul. Pomorska 15 dz. nr. 4/6 Obręb 4/034 projekt Budowlano-Wykonawczy instalacje elektryczne zasilanie urządzeń wentylacyjnych	skala 1:100	nr. rys. 27	data październik 2009 r.