


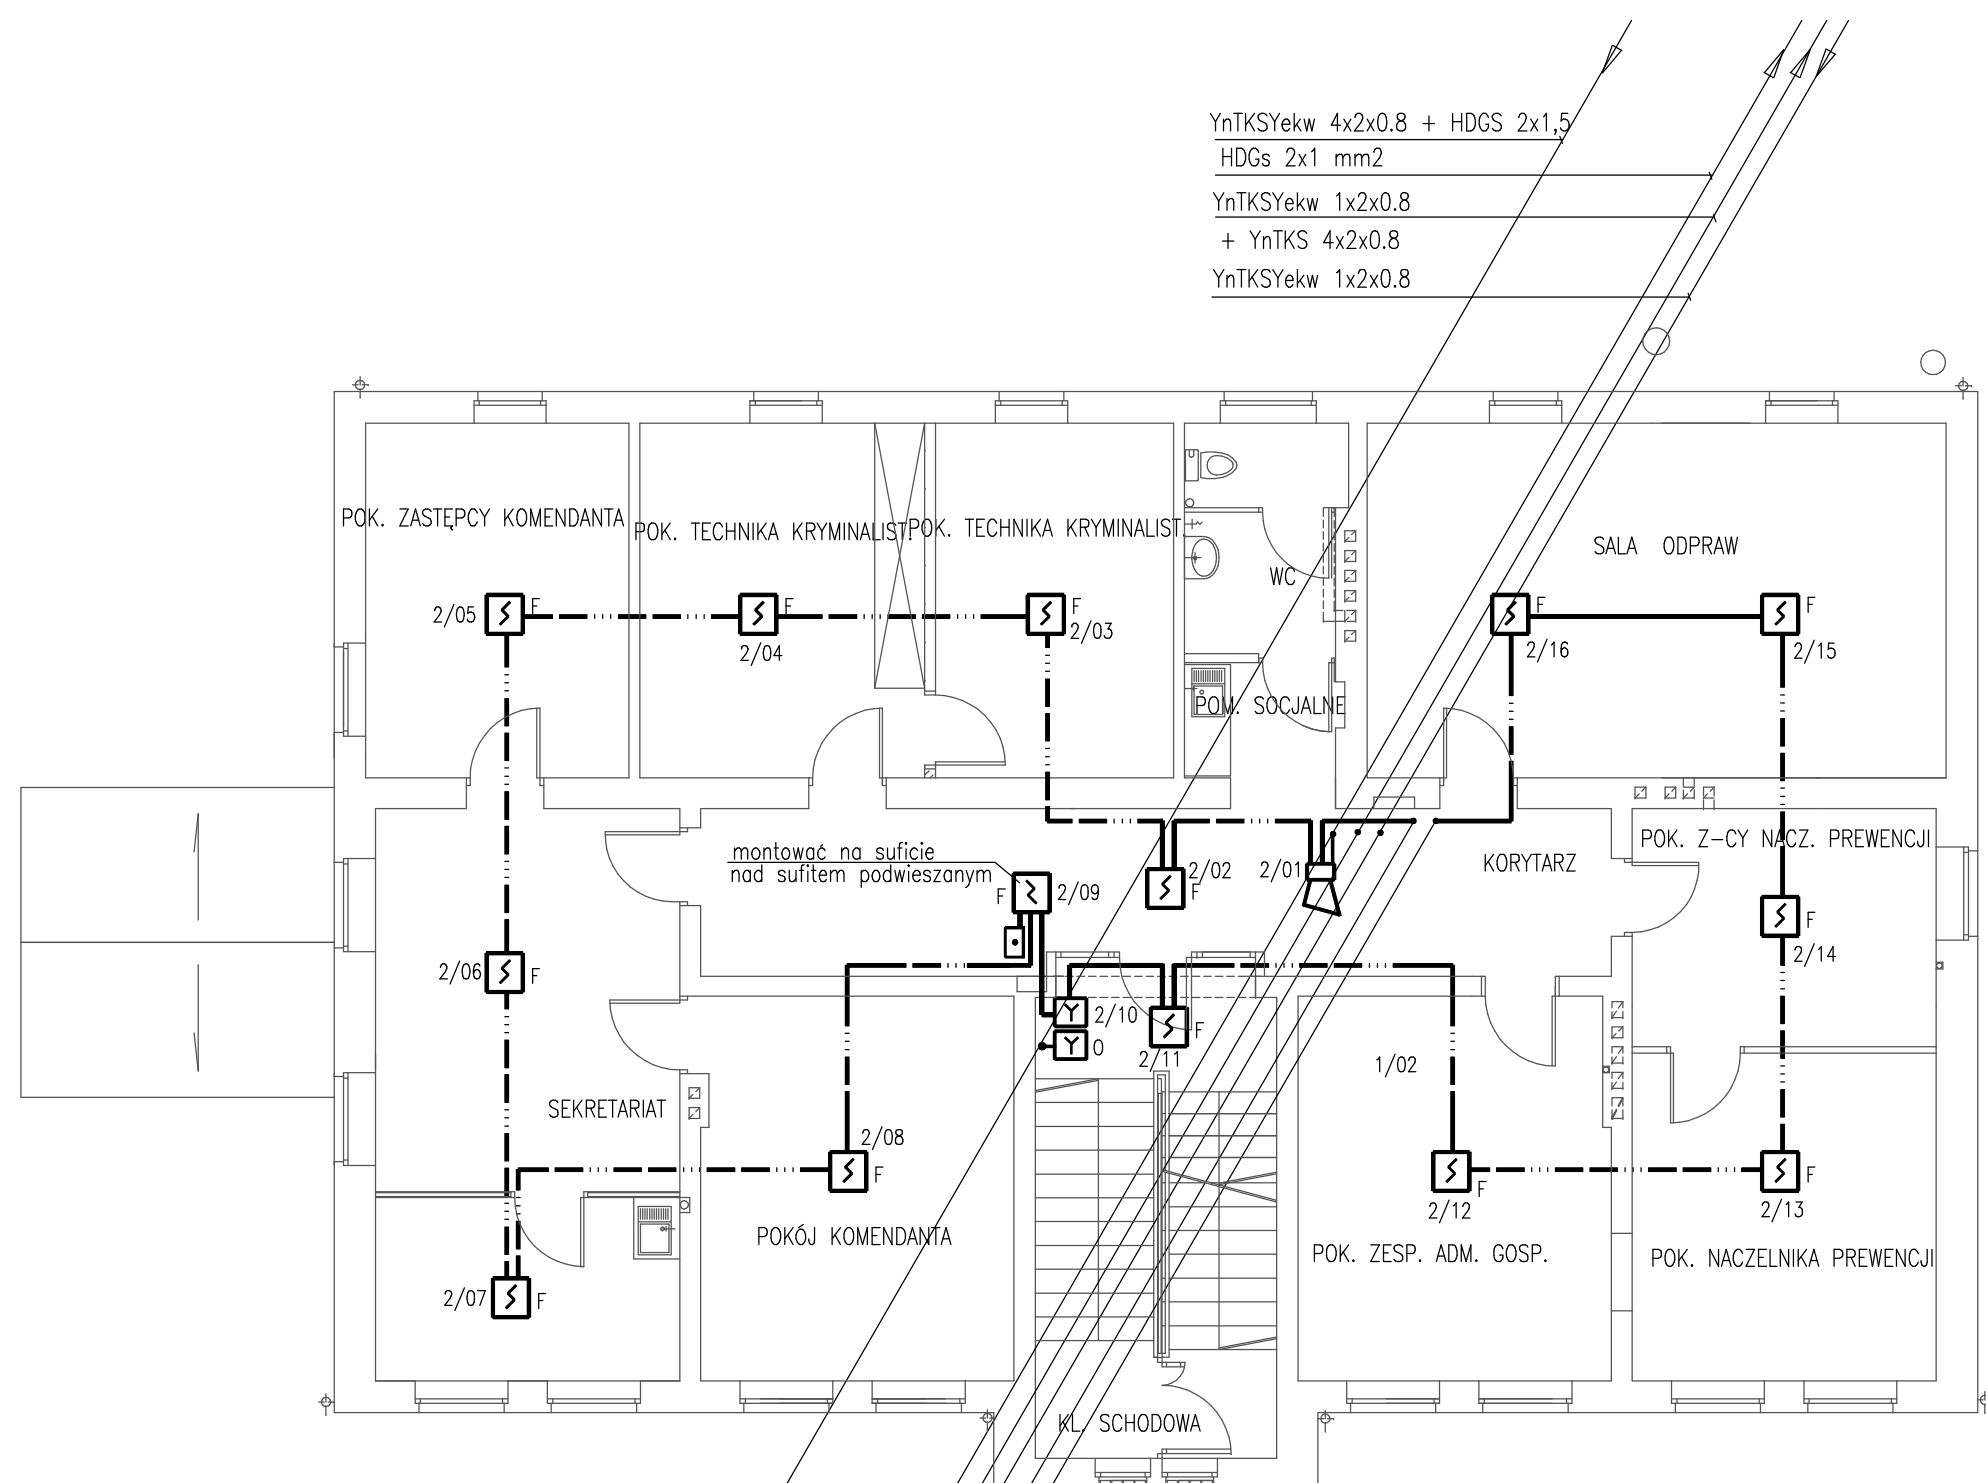

YnTKSYekw 4x2x0.8 + HDGS 2x1,5
HDGs 2x1 mm2
YnTKSYekw 1x2x0.8
+ YnTKS 4x2x0.8
YnTKSYekw 1x2x0.8

YnTKSYekw 4x2x0.8 + HDGS 2x1,5
HDGs 2x1 mm2
YnTKSYekw 1x2x0.8
+ YnTKS 4x2x0.8
YnTKSYekw 1x2x0.8
YnTKSYekw 1x2x0.8
YnTKSYekw 1x2x0.8

OCHRONA OD PORAŻEŃ:
samoczynne wyłączenie zasilania
i wyłączniki przeciwporażeniowe

RZUT I PIĘTRA 1:100
INSTALACJA SSP I ODDYMIANIA

OZNACZENIA

- ^F — czujka dymu jonizacyjna
- ^R — czujka dymu optyczna
-  — ostrzegacz pożarowy ręczny
-  — sygnalizator akustyczny
-  — wskaźnik zadziałania czujki
- — instalacja sygnalizacji pożaru

PUH ALMOR Koszalin ul. Jana z Kolna 10, tel. 0-94 348 14 49		
Obiekt KOMENDA POWIATOWA POLICJI		
Adres	Łobez, ul. Wojska Polskiego 2	
Tytuł	Instalacje teletechniczne Instalacja SSP i oddymiania	Skala 1:100
Proj.	mgr inż. M.Pawłowska upr. UAN/N/7210/979/88 UW Koszalin	Data 03.2011
Spraw.	mgr inż. W.J.Grabski upr. UAN/U/7342/130/94 UW Koszalin	Rys.nr 3