


INSTALACJA SYGNALIZACJI POŻAROWEJ

SCHEMAT BLOKOWY

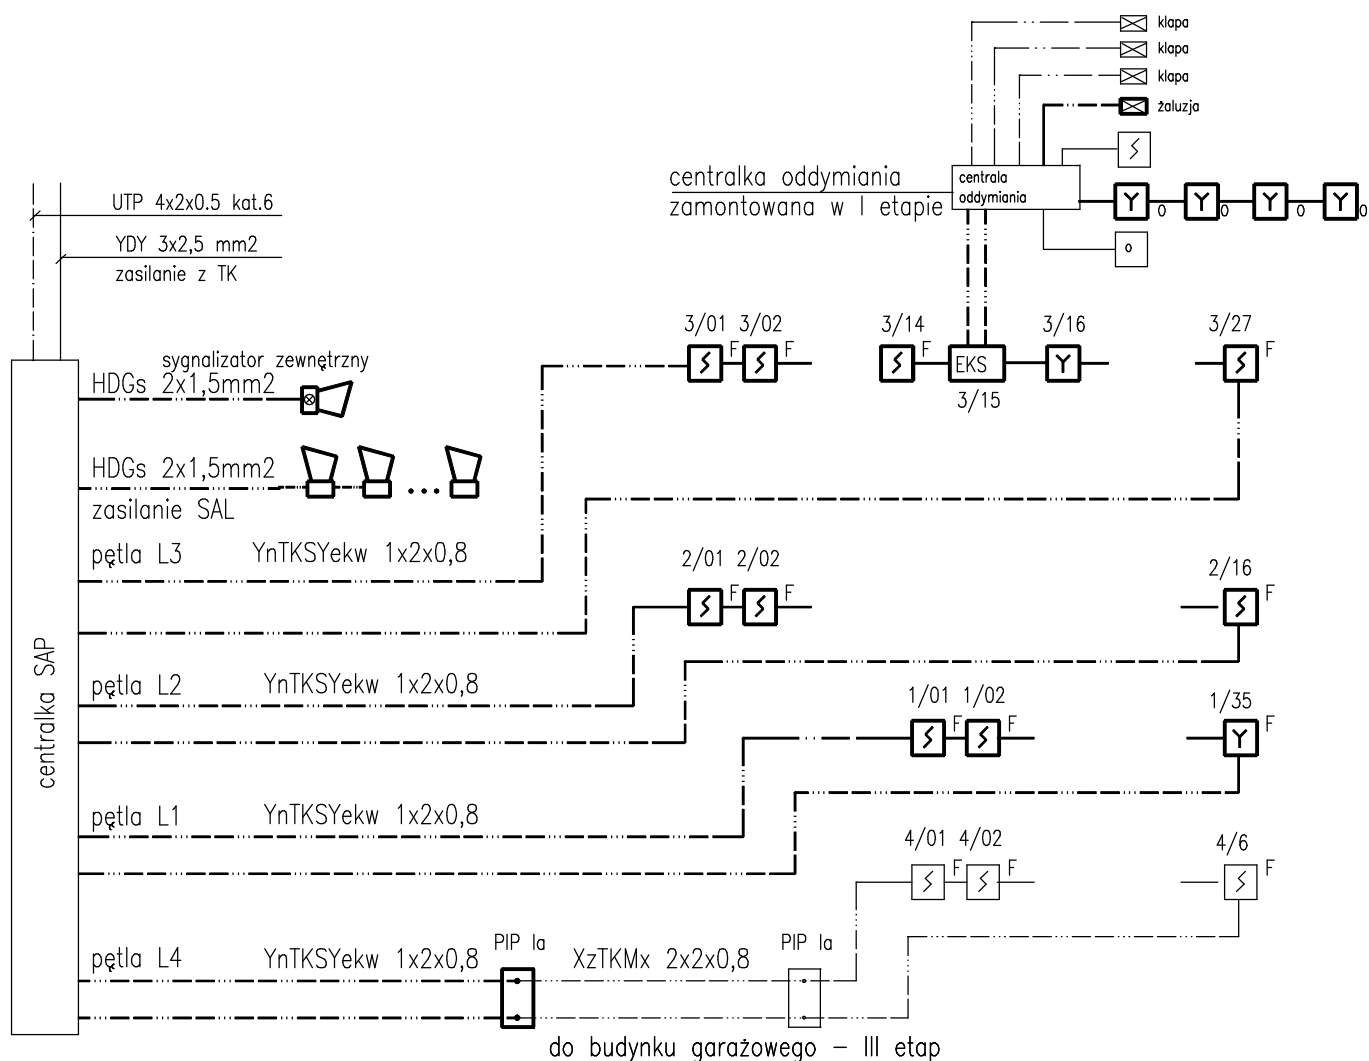

PUH ALMOR Koszalin ul. Jana z Kolna 10, tel. 0-94 348 14 49

Obiekt KOMENDA POWIATOWA POLICJI

Adres Łobez, ul. Wojska Polskiego 2

Tytuł Instalacje teletechniczne
Schemat instalacji SSP

Skala
1:100

Proj. mgr inż. M.Pawłowska
upr. UAN/N/7210/979/88 UW Koszalin

Data
03.2011

Spraw. mgr inż. W.J.Grabski
upr. UAN/U/7342/130/94 UW Koszalin

Rys.nr
6