


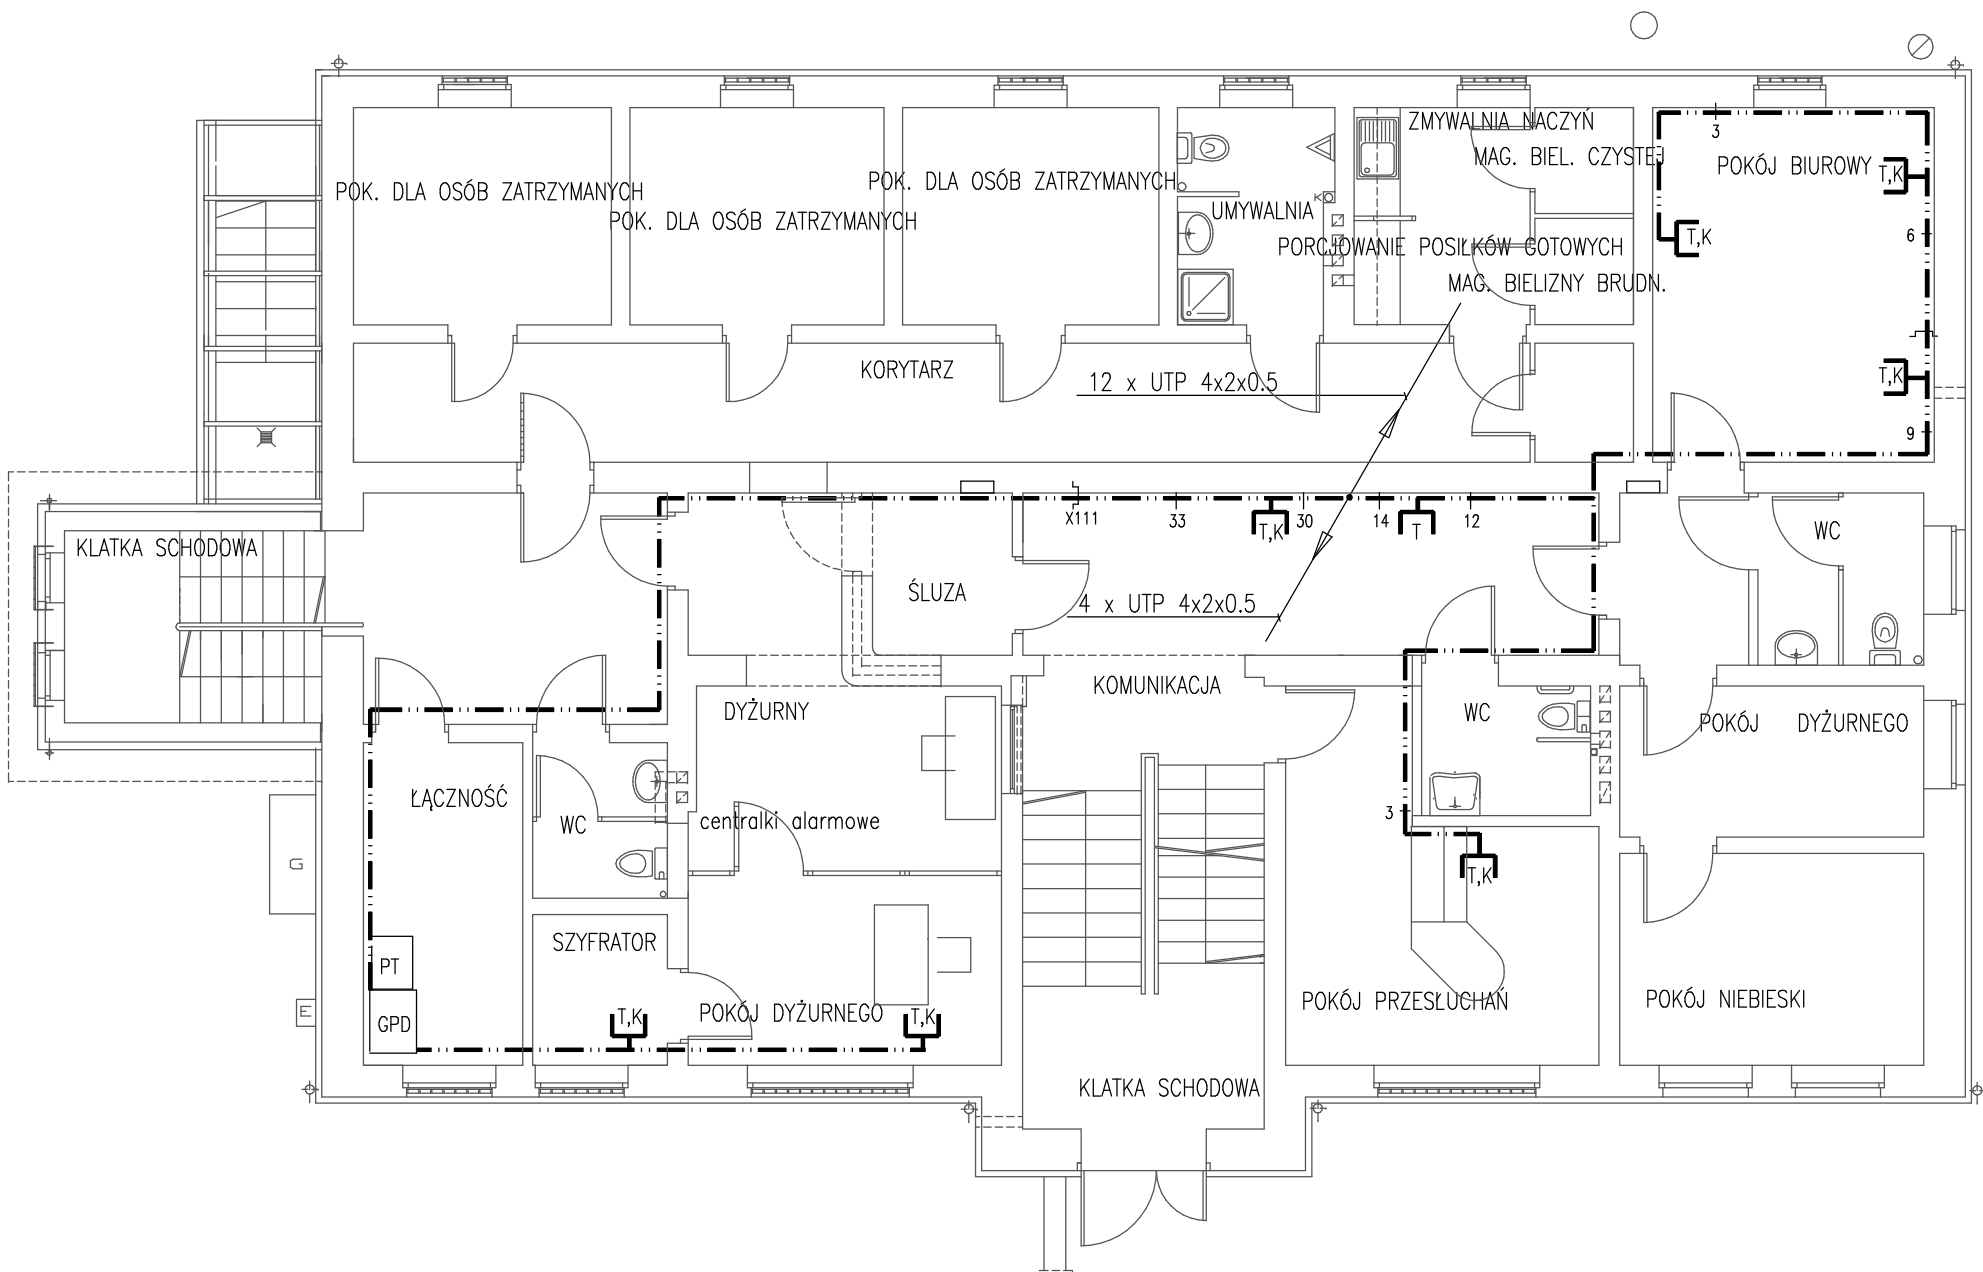

OZNACZENIA

-  – 2 x gniazdo RJ–2x45 kat.6
-  – gniazdo RJ–2x45 kat.6
-  – instalacja strukturalna

OCHRONA OD PORAŻEŃ:
samoczynne wyłączenie zasilania
i wyłączniki przeciwporażeniowe

RZUT PARTERU 1:100
INSTALACJA OKABLOWANIA
STRUKTURALNEGO

PUH ALMOR Koszalin ul. Jana z Kolna 10, tel. 0–94 348 14 49		
Obiekt KOMENDA POWIATOWA POLICJI		
Adres	Łobez, ul. Wojska Polskiego 2	
Tytuł	Instalacje teletechniczne Okablowanie strukturalne	Skala 1:100
Proj.	mgr inż. M.Pawłowska upr. UAN/N/7210/979/88 UW Koszalin	Data 03.2011
Spraw.	mgr inż. W.J.Grabski upr. UAN/U/7342/130/94 UW Koszalin	Rys.nr 18