


- OZNACZENIA
-  Monitor LCD 19"
-  Rejestrator cyfrowy 16 wejść z dyskiem twardym
-  Kamera kolor w obudowie zewnętrznej
-  Kamera kolor wewnętrzna
-  Zasilacz 230 VAC/24 VAC
-  Zasilacz bezprzerwowy
UPS 2000 VA
-  Tablica bezpiecznikowa
zasilanie kamer zewnętrznych
- instalacja CCTV

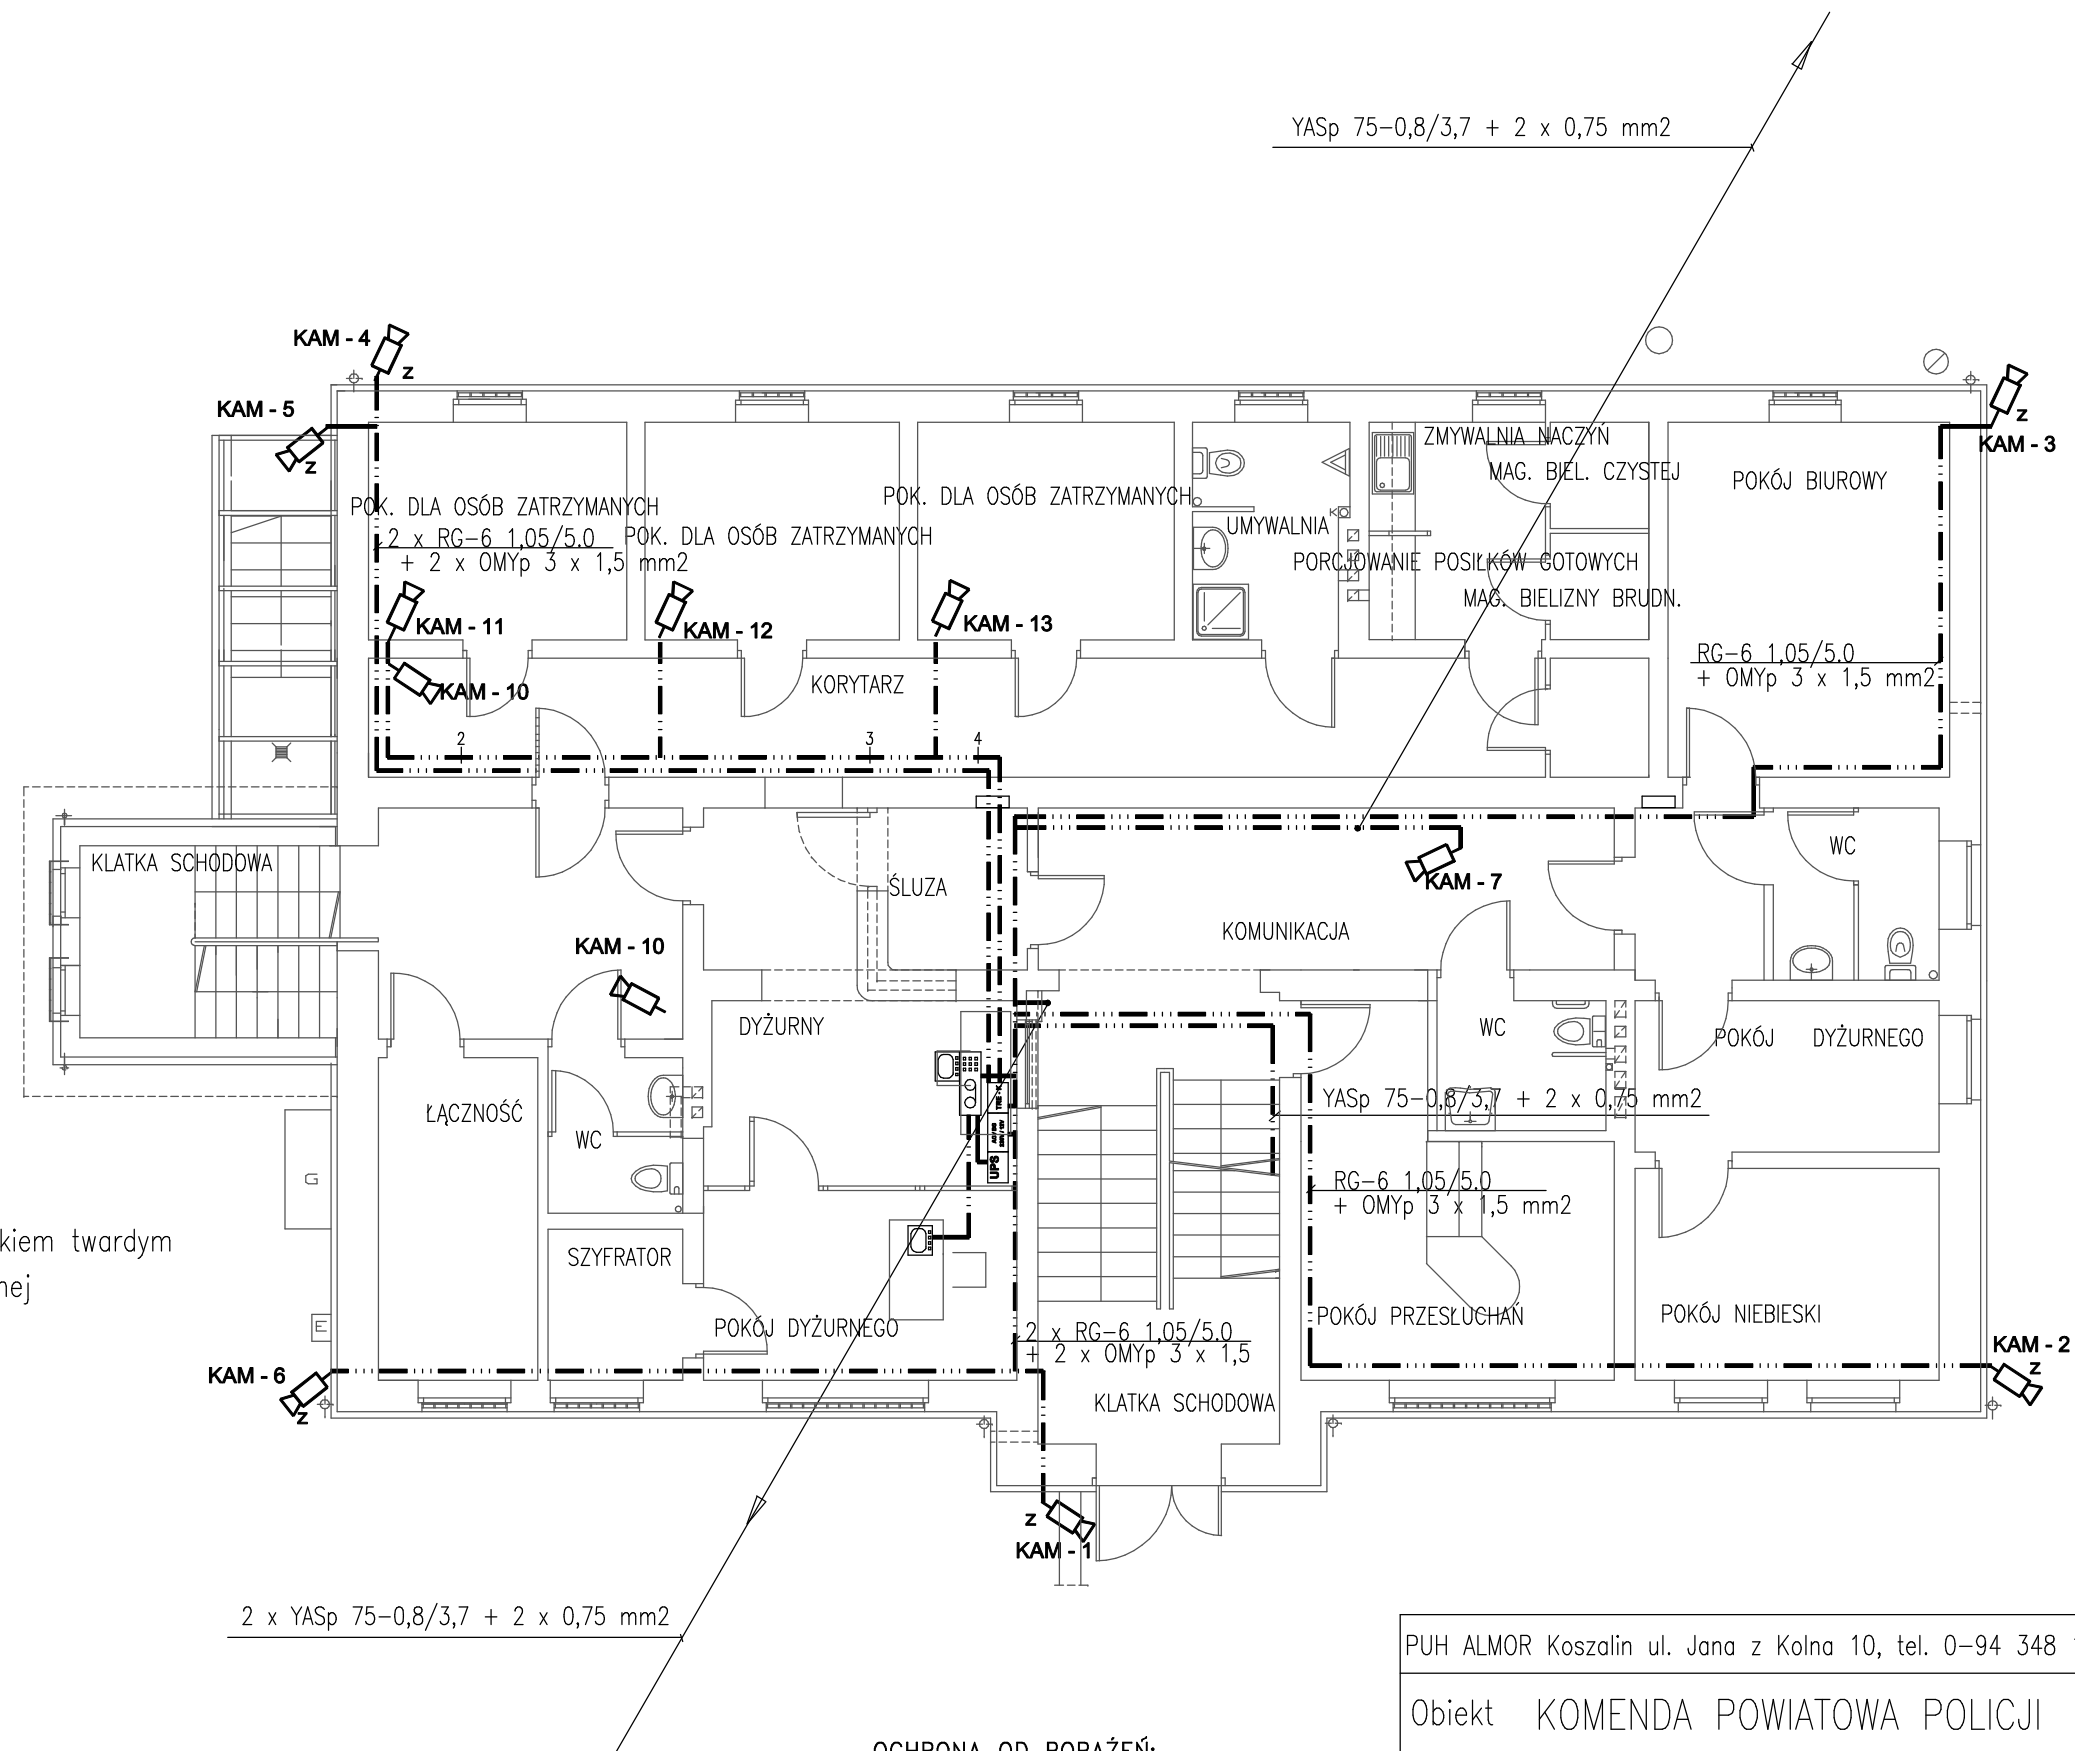

RZUT PARTERU 1:100
INSTALACJA CCTV

PUH ALMOR Koszalin ul. Jana z Kolna 10, tel. 0-94 348 14 49		
Obiekt KOMENDA POWIATOWA POLICJI		
Adres	Łobez, ul. Wojska Polskiego 2	
Tytuł	Instalacje teletechniczne Instalacja CCTV	Skala 1:100
Proj.	mgr inż. M.Pawłowska upr. UAN/N/7210/979/88 UW Koszalin	Data 03.2011
Spraw.	mgr inż. W.J.Grabski upr. UAN/U/7342/130/94 UW Koszalin	Rys.nr 13