
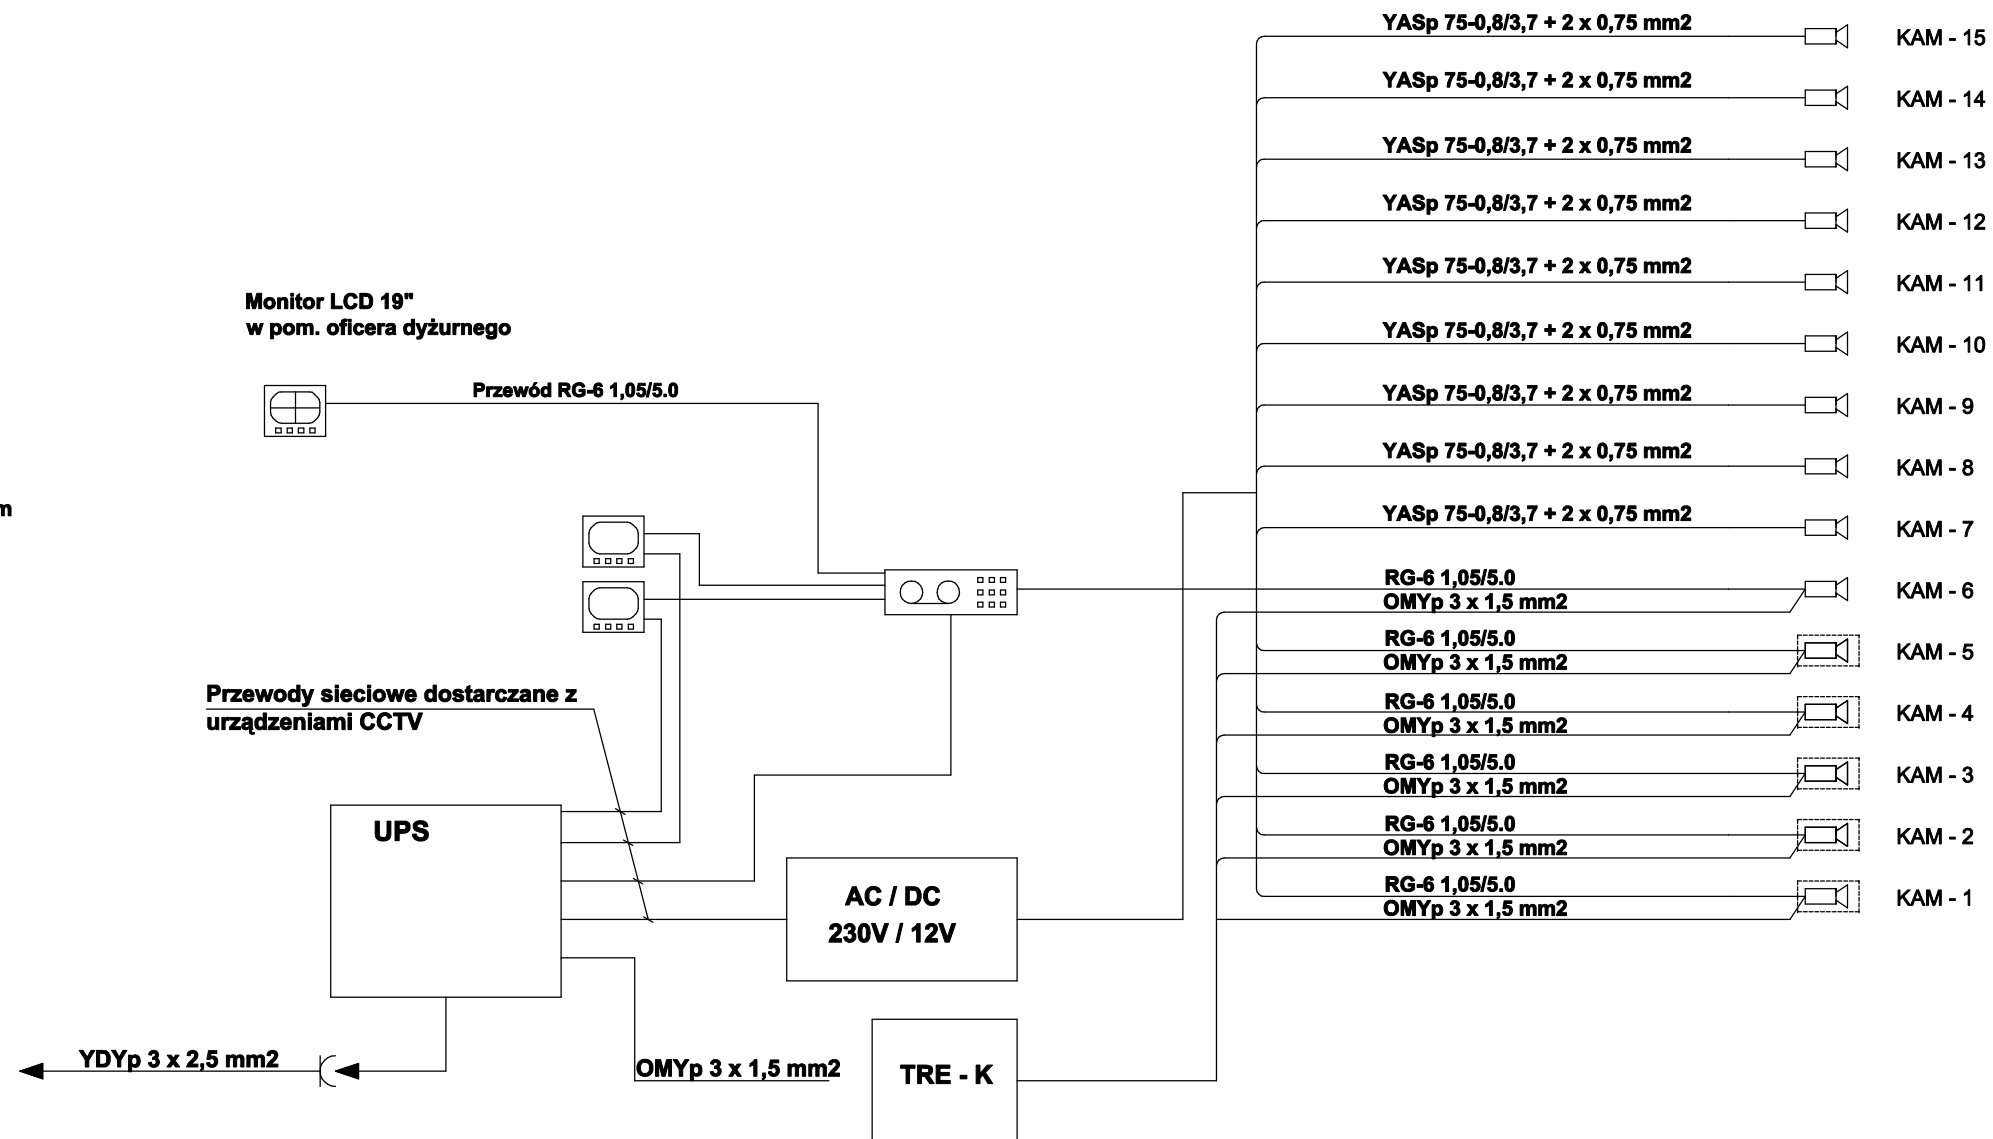


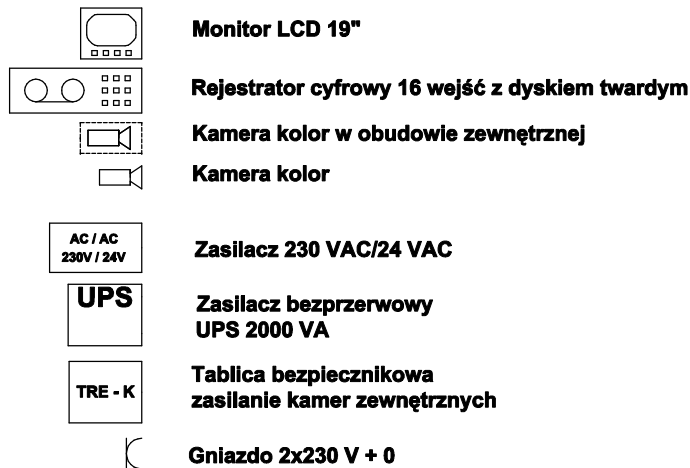

Nazwa urządzenia	Typ	Producent	Ilość
Rejestrator cyfrowy	SRD-1650/1TB	SAMSUNG TECHWIN	1
Kamera zewnętrzna	SIR-4150P	SAMSUNG TECHWIN	6
Kamera wewnętrzna	SIR-4250P	SAMSUNG TECHWIN	9
Monitor 19"	SMT-1923P	SAMSUNG TECHWIN	3
Obudowa kamery	GL-618	Producent	6
Uchwyt do obudowy	GL-208	Producent	6
Zasilacz kamer wewnętrz.	AWZ820	PULSAR	1
Zasilacz kamer zewnętrz.	AWZ522	PULSAR	6
Zasilacz bezprzerwowy	SINLINE 2000	EVER	1
Uchwyt ścienny monitora	STB-LM	SAMSUNG TECHWIN	2

SCHEMAT MONTAŻOWY

INSTALACJA TELEWIZJI PRZEMYSŁOWEJ

PUH ALMOR Koszalin ul. Jana z Kolna 10, tel. 0-94 348 14 49

Obiekt KOMENDA POWIATOWA POLICJI

Adres Łobez, ul. Wojska Polskiego 2

Tytuł Instalacje teletechniczne
Instalacja CCTV

Skala 1:100

Proj. mgr inż. M.Pawłowska
upr. UAN/N/7210/979/88 UW Koszalin

Data 03.2011

Spraw. mgr inż. W.J.Grabski
upr. UAN/U/7342/130/94 UW Koszalin

Rys.nr 16