


- OZNACZENIA
- czujka dualna PIR + MW + antymasking
 - czujka PIR
 - czujka zbita szkła
 - przycisk wyjścia
 - kontaktron
 - manipulator
 - punkt kontroli dostępu
 - przycisk napadowy
 - tablica przyzewowa domofonu
 - unifon
 - videodomofon
 - centralka alarmowa
-
- instalacja SSWN
 - instalacja kontroli dostępu
 - instalacja domofonowa

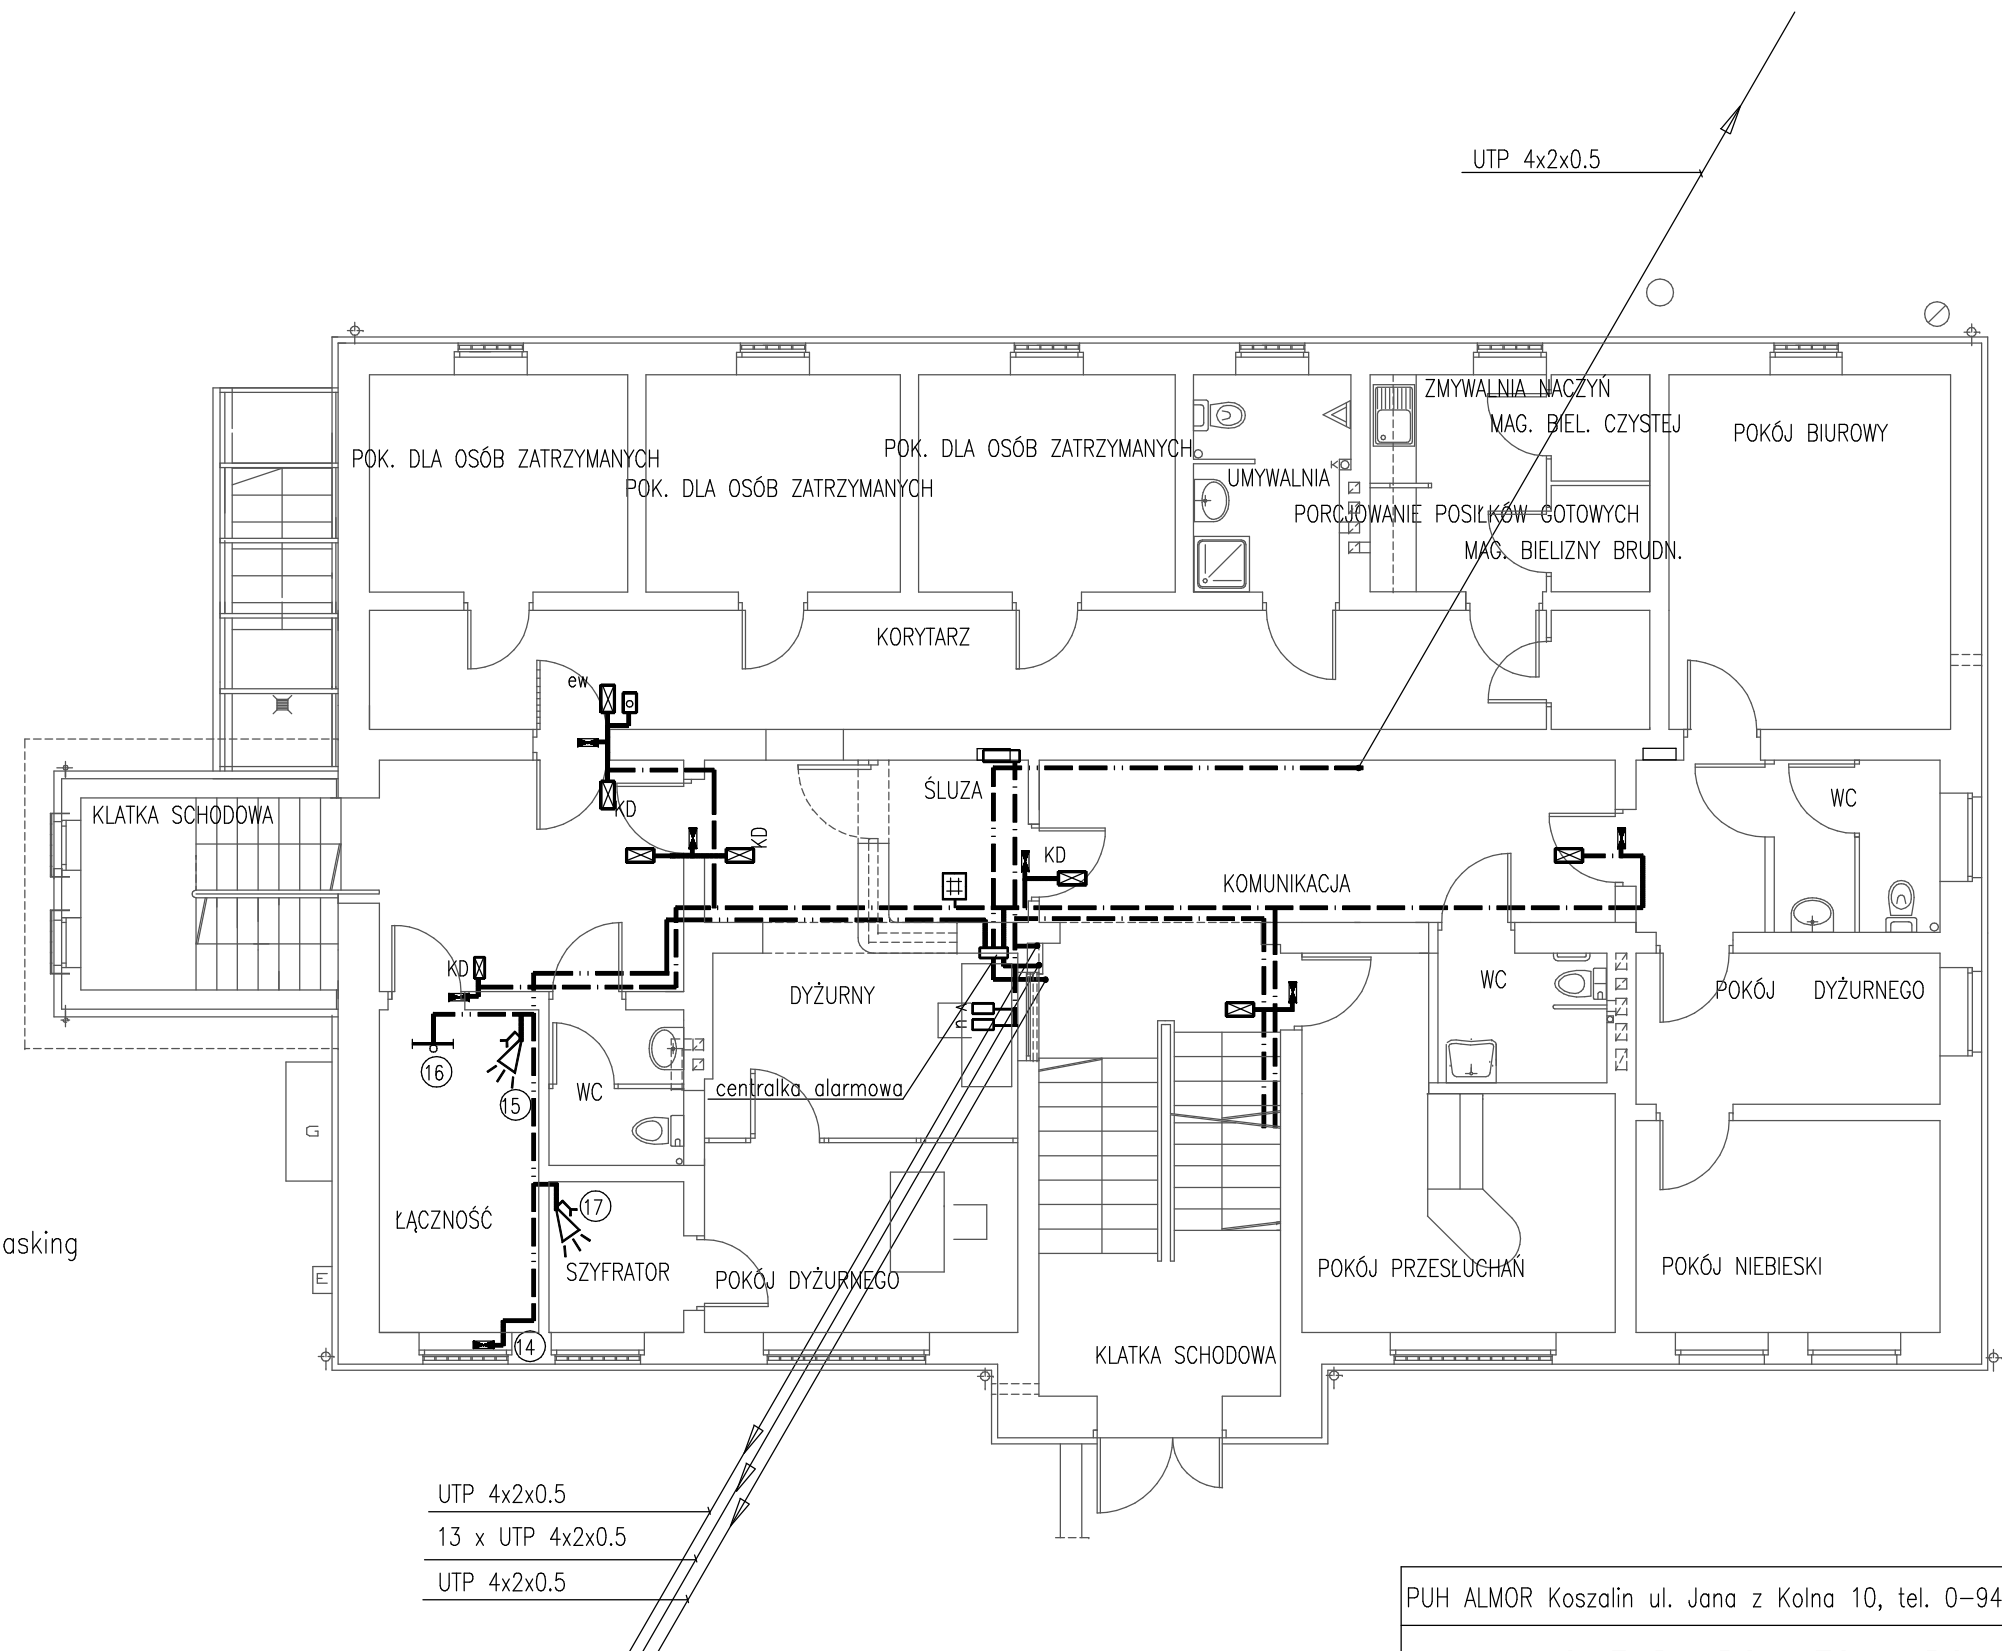

OCHRONA OD PORAŻEŃ:
samoczynne wyłączenie zasilania
i wyłączniki przeciwporażeniowe

RZUT PARTERU 1:100
INSTALACJA SSWN, KD
ORAZ DOMOFONOWA

PUH ALMOR Koszalin ul. Jana z Kolna 10, tel. 0-94 348 14 49		
Obiekt KOMENDA POWIATOWA POLICJI		
Adres	Łobez, ul. Wojska Polskiego 2	
Tytuł	Instalacje teletechniczne Instalacja SSWN i KD	Skala 1:100
Proj.	mgr inż. M.Pawłowska upr. UAN/N/7210/979/88 UW Koszalin	Data 03.2011
Spraw.	mgr inż. W.J.Grabski upr. UAN/U/7342/130/94 UW Koszalin	Rys.nr 8