


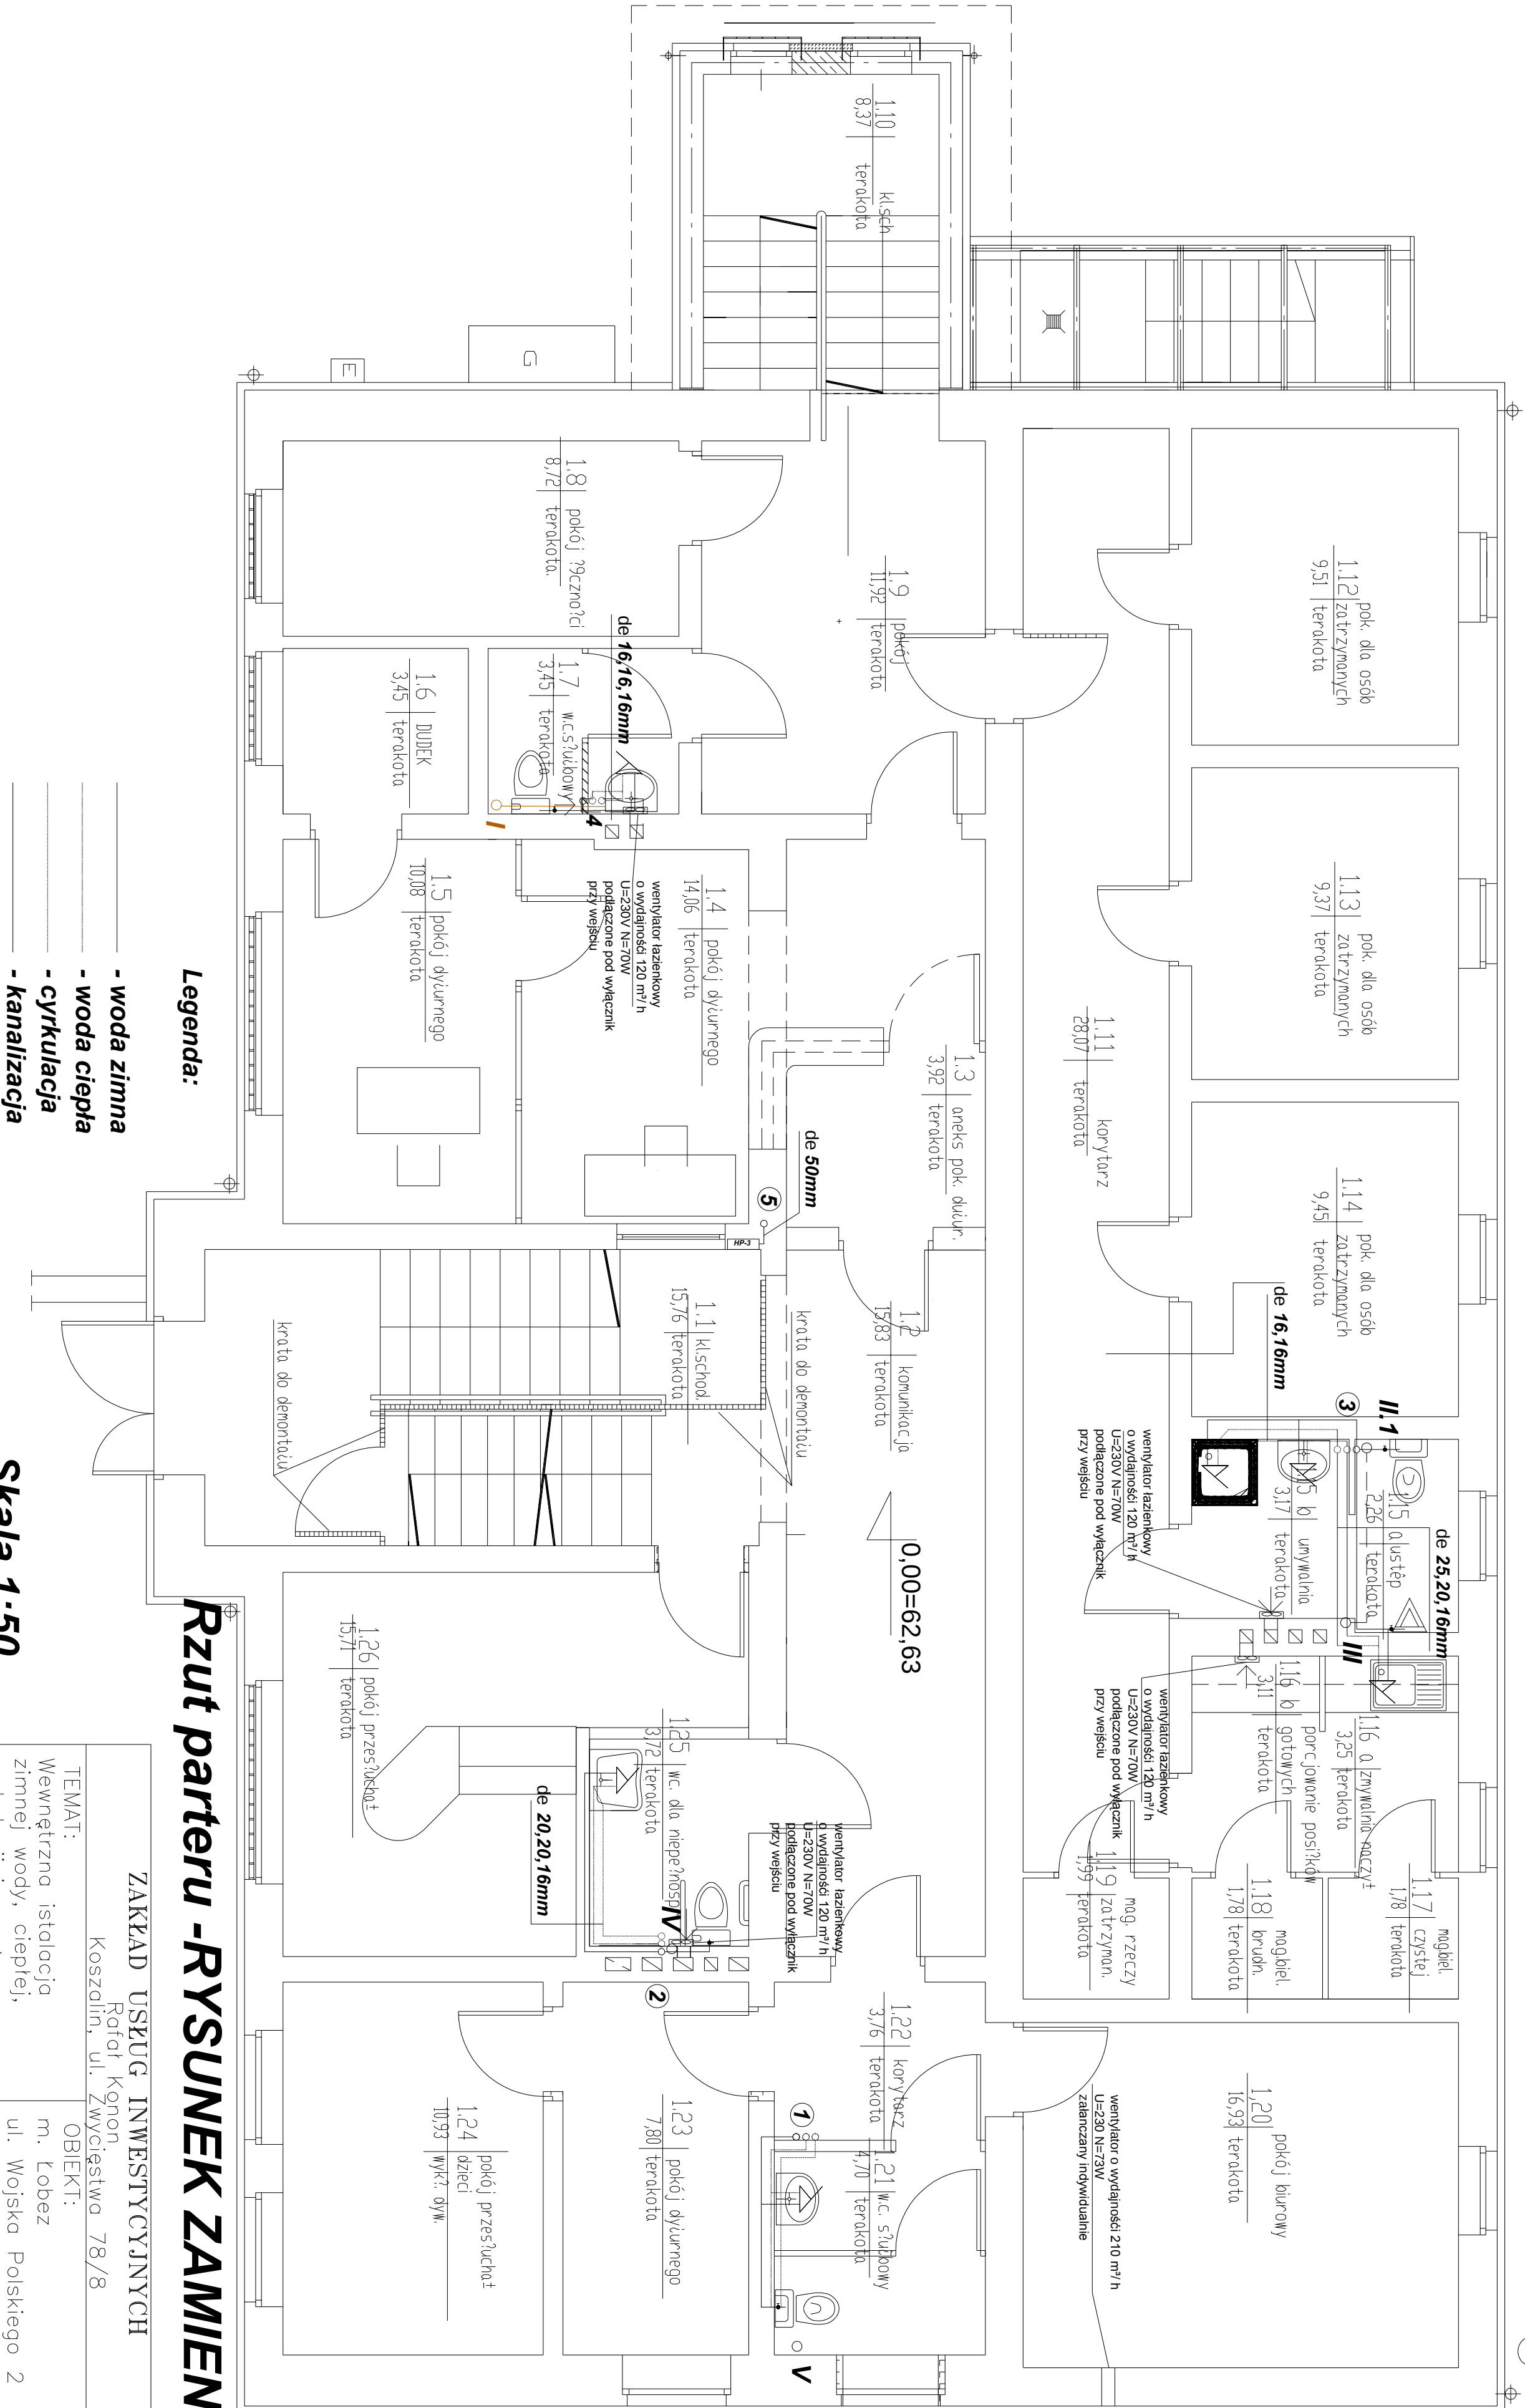

- Legenda:**
- woda zimna
 - woda ciepła
 - cyrkulacja
 - kanalizacja

Skala 1:50

ZAKŁAD USŁUG INWESTYCYJNYCH			
Rafał Kókon		Koszalin, ul. Zwycięstwa 78/8	
TEMAT:		OBIEKT:	
Wewnętrzna instalacja zimnej wody, ciepłej, cyrkulacji i p.poz.		m. Łobez ul. Wojska Polskiego 2 Budynek KP Policji	
PROJEKTANT:	NAZWISKO	PÓDPIS	SKALA
OPRACOWAŁ:	mgr inż. R. Kókon		1:50
RYSOWAŁ:	mgr inż. R. Sierpućkowski	DATA	03.2011
SPRAWDZIŁ:	mgr inż. D. Gojewski	INWESTOR	KWP Szczecin
		NR RYS.	2

Rzut parteru - RYSUNEK ZAMIENNY