


RZUT PIWNIC
INSTALACJA C.O. skala 1:100



- Wszystkie średnice podano jako miedź CU, za wyjątkiem przewodów rozdzielczych na poziomie piwnicy – stal DN z rur do c.o.
- Prowadzenie przewodów po ścianie – podejścia do grzejników od góry.
- Grzejniki montować uchwytami do ściany lub na wspornikach stojących.
- Stosować otuliny dla rur typu Termaflex.
- Przejścia przez przegrody w tulejach ochronnych.
- Przewody układać z zachowaniem kompensacji.
- Ze względu na wchodzące do pom. wymiennikowni przewody preizolowane zasilające i powrotne, należy zachować szczególną ostrożność podczas prac.

 zasilanie / powrót c.o.
 wymiar nastawy wstępnej na zaworze
 numer pionu c.o.
RZ/RP rozdzielacz zasilania i powrotu dn125, L=100cm

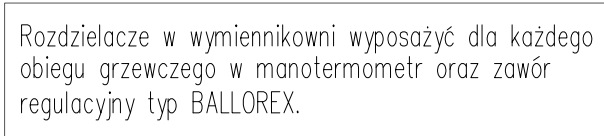

OBIEKT: Budynek Komendy Powiatowej Policji w Gryficach Gryfice ul. Mickiewicza 19, dz. nr 298 i 146			
TREŚĆ RYSUNKU: Rzut piwnic - instalacja c.o.			DATA: maj 2011
	IMIE I NAZWISKO	NR UPRAWNIEŃ	PODPIS SKALA: 1:100
PROJEKTOWAŁ:	<i>mgr inż. Marcin Cieślinski</i>	<i>ZAP/79/P00S/04</i>	NR RYSUNKU: 3
SPRAWDZIŁ:	<i>mgr inż. Marcin Wilczek</i>	<i>ZAP/123/PW0S/04</i>	