


RZUT PIWNIC INSTALACJA WOD-KAN. skala 1:100

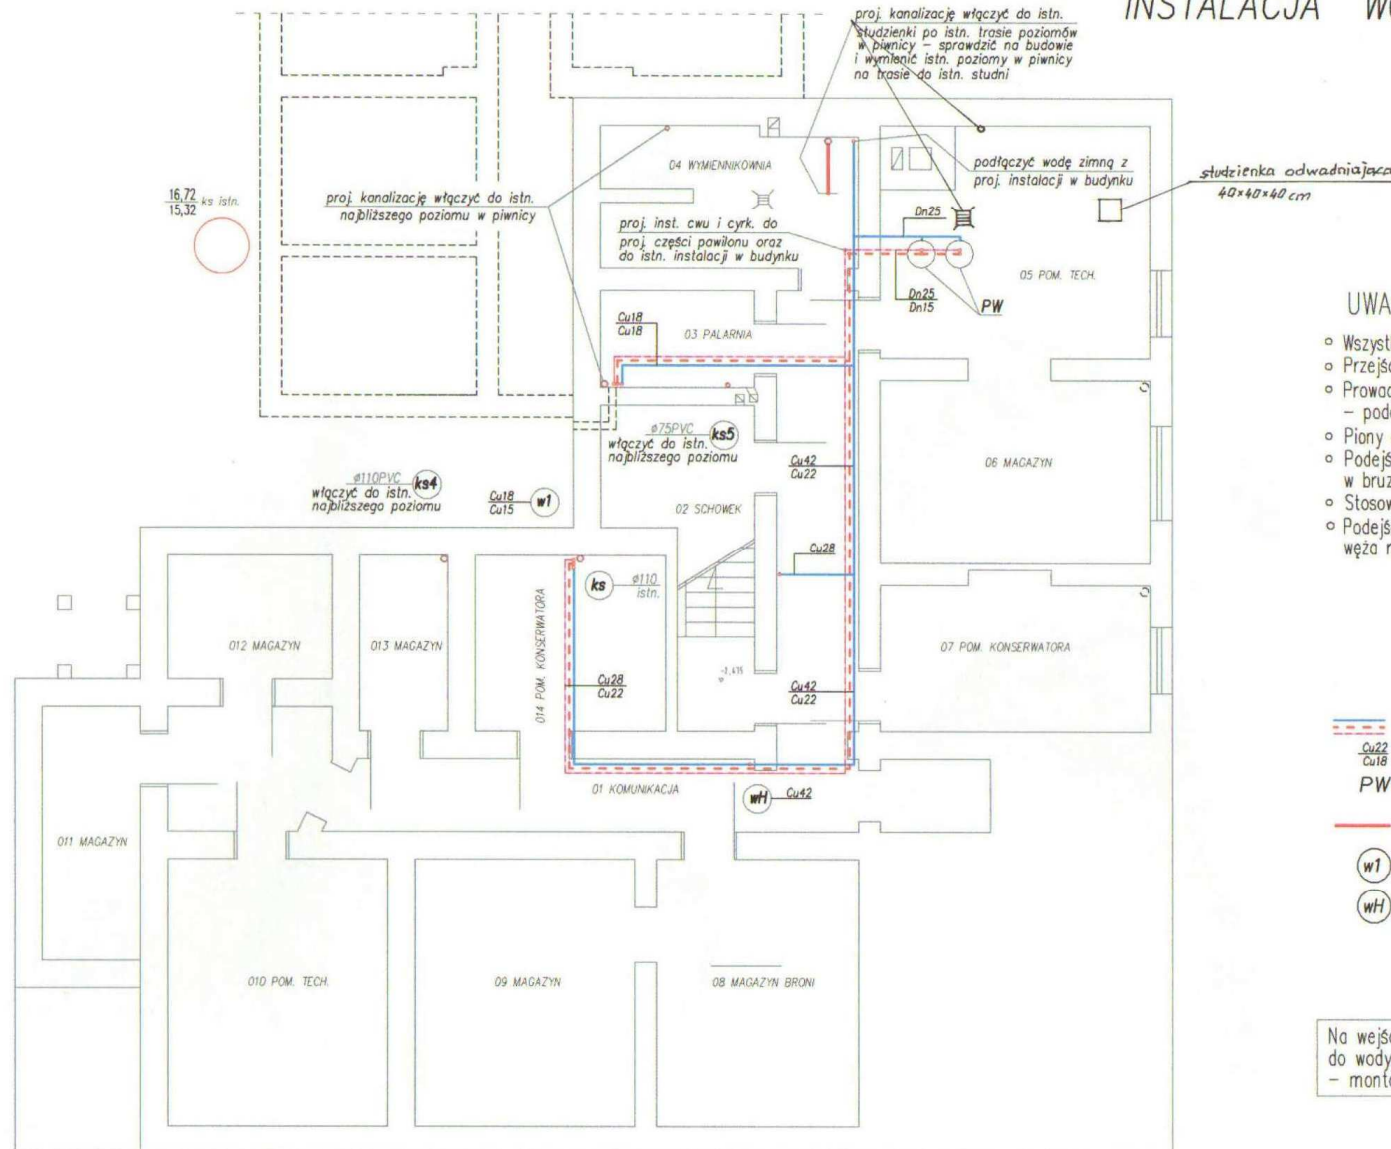

UWAGA:

- Wszystkie średnice wody podano jako miedź SF-CU.
- Przejścia przez przegrody w tulejach ochronnych.
- Prowadzenie przewodów pod stropem w piwnicy - podejścia do urządzeń w bruzdach w ścianie.
- Piony obudować - podejścia zaszyfonowane.
- Podejścia kanalizacyjne układać ze spadkiem min. 2% w bruzdach w ścianie lub w posadzce.
- Stosować kolana 45° oraz 2x45° i trójniki skośne 45°.
- Podejścia pod zawory czepalne i ze złączką do węża na wysokości ok. 50cm nad posadzką.

OZNACZENIA:

- woda zimna/c.w.u./cyrkulacja
- średnica przewodu wody zimnej/c.w.u.
- podgrzewacz c.w.u. elektryczny V=150L - szt.2
- z grzałką elektryczną 1x230V lub 3x400V
- kanalizacja sanitarna
- w1 numer pionu wodociągowego
- wH pion wodociągowy hydrantowy

Na wejściu wody do budynku zamontować filtr do wody z możliwością płukania zwrotnego BWT - montaż na przyłączu wody DN50 za wodomierzem.

UWAGA: Podłączenie wody i kanalizacji w starej części budynku po istniejącej trasie przewodów i istniejącej lokalizacji pionów.

UWAGA: Wszystkie przewody cyrkulacji Cu18 dla Cu28 (c.w.u.) oraz Cu15 dla pozostałych.

UWAGA: Należy podłączyć istn. instalację wody zimnej i cwu w budynku do proj. podgrzewacza elektrycznego w piwnicy.

OBIEKT:		Budynek Komendy Powiatowej Policji w Gryficach Gryfice ul. Mickiewicza 19, dz. nr 298 i 146	
TREŚĆ RYSUNKU:		Rzut piwnic - Instalacja wod-kan.	
DATA:		maj 2011	
SKALA:		1:100	
PROJEKTOWAŁ:	mgr inż. Marcin Busłowski	ZAP/79/P00S/04	NR RYSUNKU:
SPRAWDZIŁ:	mgr inż. Marcin Wilczek	ZAP/123/PW0S/04	1