


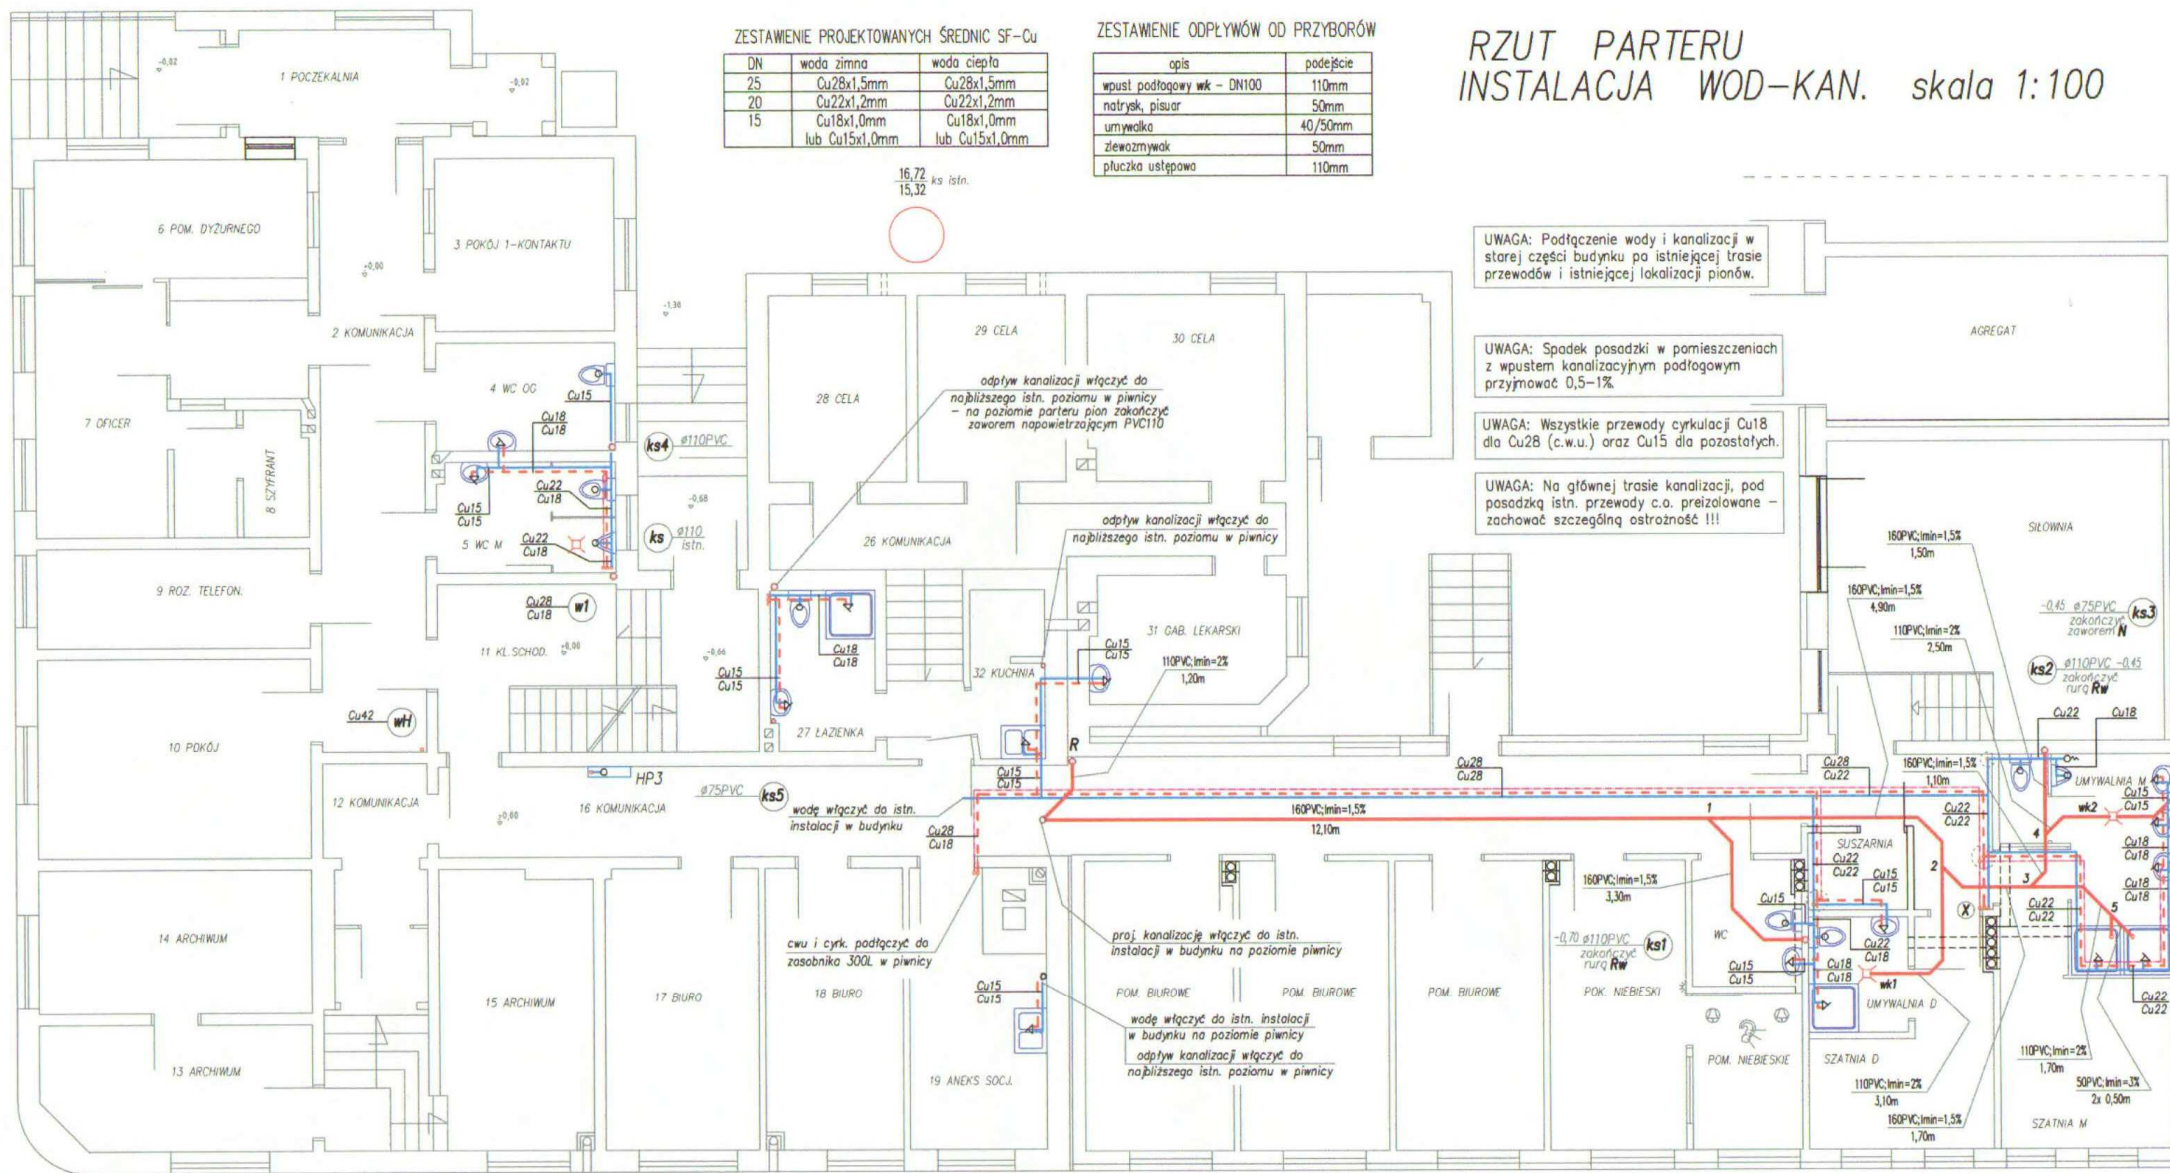

RZUT PARTERU INSTALACJA WOD-KAN. skala 1:100

UWAGA: Podłączenie wody i kanalizacji w starej części budynku po istniejącej trasie przewodów i istniejącej lokalizacji pionów.

UWAGA: Spadek posadzki w pomieszczeniach z wpustem kanalizacyjnym podłagowym przyjmować 0,5-1%.

UWAGA: Wszystkie przewody cyrkulacji Cu18 dla Cu28 (c.w.u.) oraz Cu15 dla pozostałych.

UWAGA: Na głównej trasie kanalizacji, pod posadzką istn. przewody c.o. przeizolowane - zachować szczególną ostrożność !!!

AGREGAT

SIŁOWNIA

ks3

ks2

Cu22

Cu18

Cu22

Cu18

Cu22

Cu18

Cu22

Cu18

Cu22

Cu18

Cu22

Cu18

Cu22

Cu18

UWAGA:

- Wszystkie średnice wody podano jako miedź SF-CU.
- Przejścia przez przegrody w tulejach ochronnych.
- Prowadzenie przewodów pod stropem na parterze - podejścia do urządzeń w brzdach w ścianie.
- Piony obudować - podejścia zaszyfonowane.
- Podejścia kanalizacyjne układać ze spadkiem min.2% w brzdach w ścianie lub w posadzce.
- Stosować kolana 45° oraz 2x45° i trójniki skośne 45°.
- Podejścia pod zawory czerpalne i ze złączką do węża na wysokości ok.50cm nad posadzką.

UWAGA:

- W umywalkach miejsca sygnowane oznaczają zmianę sposobu prowadzenia przewodów wodociągowych: pod stropem -> po ścianie w brzdach.
- Przed każdą z umywalki należy zamontować pod stropem zawory odcinające kulowe PN16 na przewodach wody zimnej, ciepłej i cyrkulacji.
- W miejscu oznaczonym (X) należy wyprowadzić przewody pod planowany pion Cu22/Cu18/Cu15, zakończyć zaworami odcinającymi kulowymi PN16 i pozostawić do czasu realizacji II-go etapu prac.

OZNACZENIA:

- woda zimna/c.w.u./cyrkulacja
- średnica przewodu wody zimnej/c.w.u.
- kanalizacja sanitarna
- numer pionu kanalizacji sanitarnej
- wk1-2 wpust podłagowy kan. sanitarnej DN100, odpływ dolny
- Rw rura wywiewna PVC160 wyprowadzona nad dach
- N/N1 zawór napowietrzający WAWN typ Vent PVC50/PVC110
- R rewizja PVC110 wyprowadzić nad poziom posadzki, zakończyć korkiem i zabezpieczyć
- HP3 hydrant wewnętrzny DN25 typ HW-25N/W-30 GRAS

OBIEKT: Budynek Komendy Powiatowej Policji w Gryficach Gryfice ul. Mickiewicza 19, dz. nr 298 i 146				DATA: maj 2011
TREŚĆ RYSUNKU: Rzut parteru - instalacja wod-kan.				SKALA: 1:100
PROJEKTOWAŁ:	IMIE I NAZWISKO	NR UPRAWNIENI	PODPIS	NR RYSUNKU:
SPRAWDZIŁ:	mgr inż. Marcin Busiński	ZAP/79/POOS/04		2
	mgr inż. Marcin Wilepek	ZAP/123/PWOS/04		